
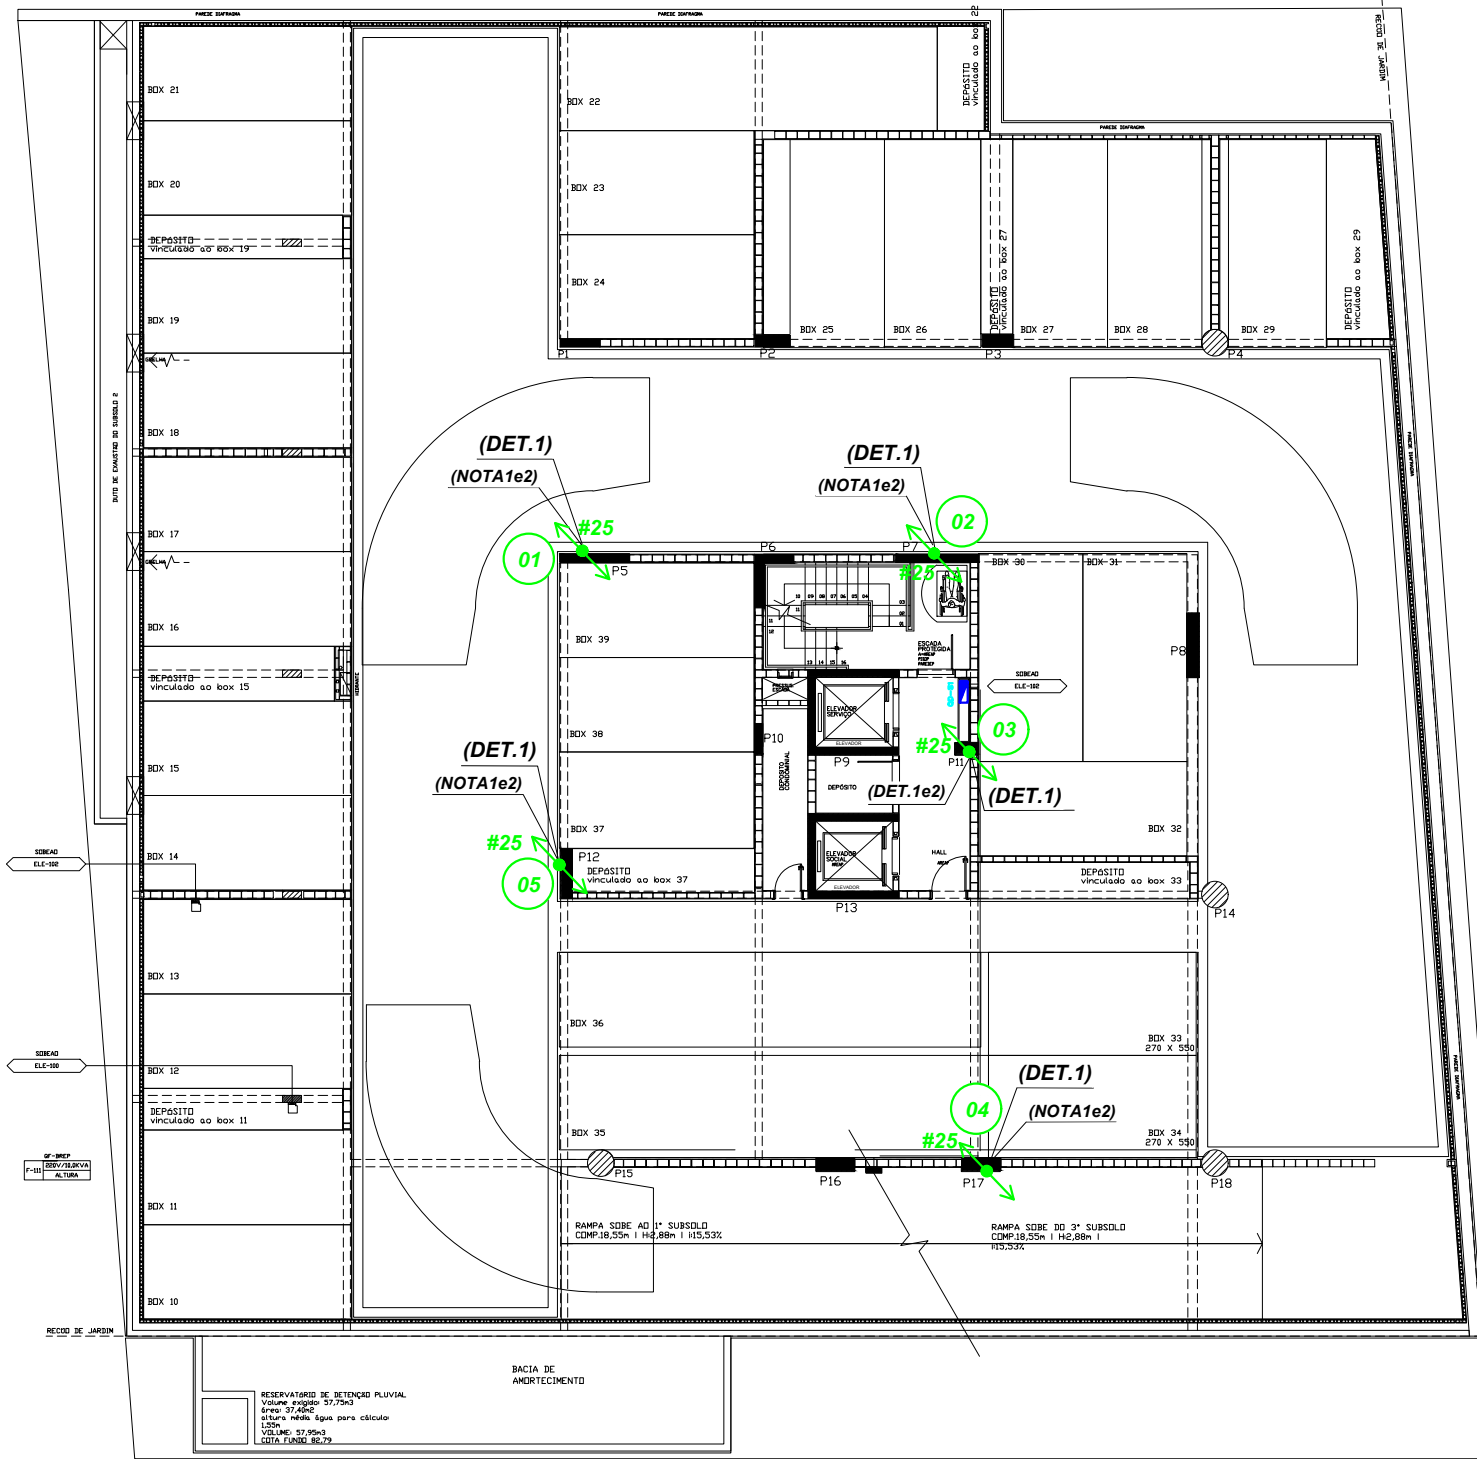


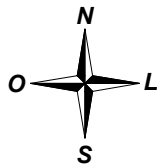

**PLANTA BAIXA  
SUBSOLO 02**  
ESCALA 1:200

NOTAS:

NOTA1: AS ARMADURAS DE AÇO DOS PILARES DA EDIFICAÇÃO SERÃO UTILIZADOS COMO CONDUTORES DE DESCIDA CONFORME ITENS 4.3 E 5.3.5. DA NBR5419-3:2015/ER1.2018; NO FINAL DA OBRA DEVERÃO SER REALIZADAS MEDIÇÕES DE CONTINUIDADE ELÉTRICA PARA VALIDAR A UTILIZAÇÃO DA ESTRUTURA COMO CONDUTOR NATURAL.

NOTA2: COMO COMPLEMENTAÇÃO Á AMARRAÇÃO DA FERRAGEM ESTRUTURAL, SERÁ EMPREGADO JUNTO AOS PILARES IDENTIFICADOS CABO DE AÇO SEÇÃO #25mm².

|       |             |        |         |         |                           |
|-------|-------------|--------|---------|---------|---------------------------|
| A     |             |        |         |         |                           |
| ORIG. | 14/AGO/2023 | JLR    | JLR     | JLR     | PROJETO EXECUTIVO DO SPDA |
| REV.: | DATA:       | EXEC.: | VERIF.: | APROV.: | OBSERVAÇÕES:              |

Projetista:  
JOÃO ROSA

Desenhista:  
JOÃO LUIS



Resp. Técnico:  
JOÃO LUIS R. DA ROSA

ENG. ELETR. - CREA RS 075305

Obra:  
**EDIFÍCIO RESIDENCIAL ATTIMO 10107**

Proprietário: ROQUE CHIES EMPREENDIMENTOS

Endereço: RUA CASEMIRO DE ABREU - Nº 1530- PORTO ALEGRE / RS

Empreend.: SPDA EXTERNO E ATERRAMENTO

Título: PLANTA BAIXA - SUBSOLO 02

Reserva-se, a Pararrayos todo e qualquer direito atinente à propriedade intelectual, decorrente da criação da respectiva documentação elaborada referente a obra 10107, bem como procedimentos internos, não permitindo à parte contratante a reprodução, mesmo que parcial, do material, conforme os seus interesses, de acordo com preceitos insculpidos na Lei nº. 9.279, de 14 de Maio de 1996, que regula direitos e obrigações relativos à Propriedade Industrial.

**PLANTA CHAVE**  
SEM ESCALA

