
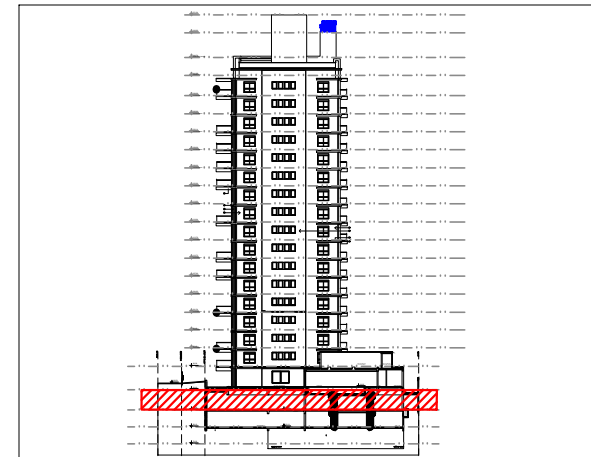
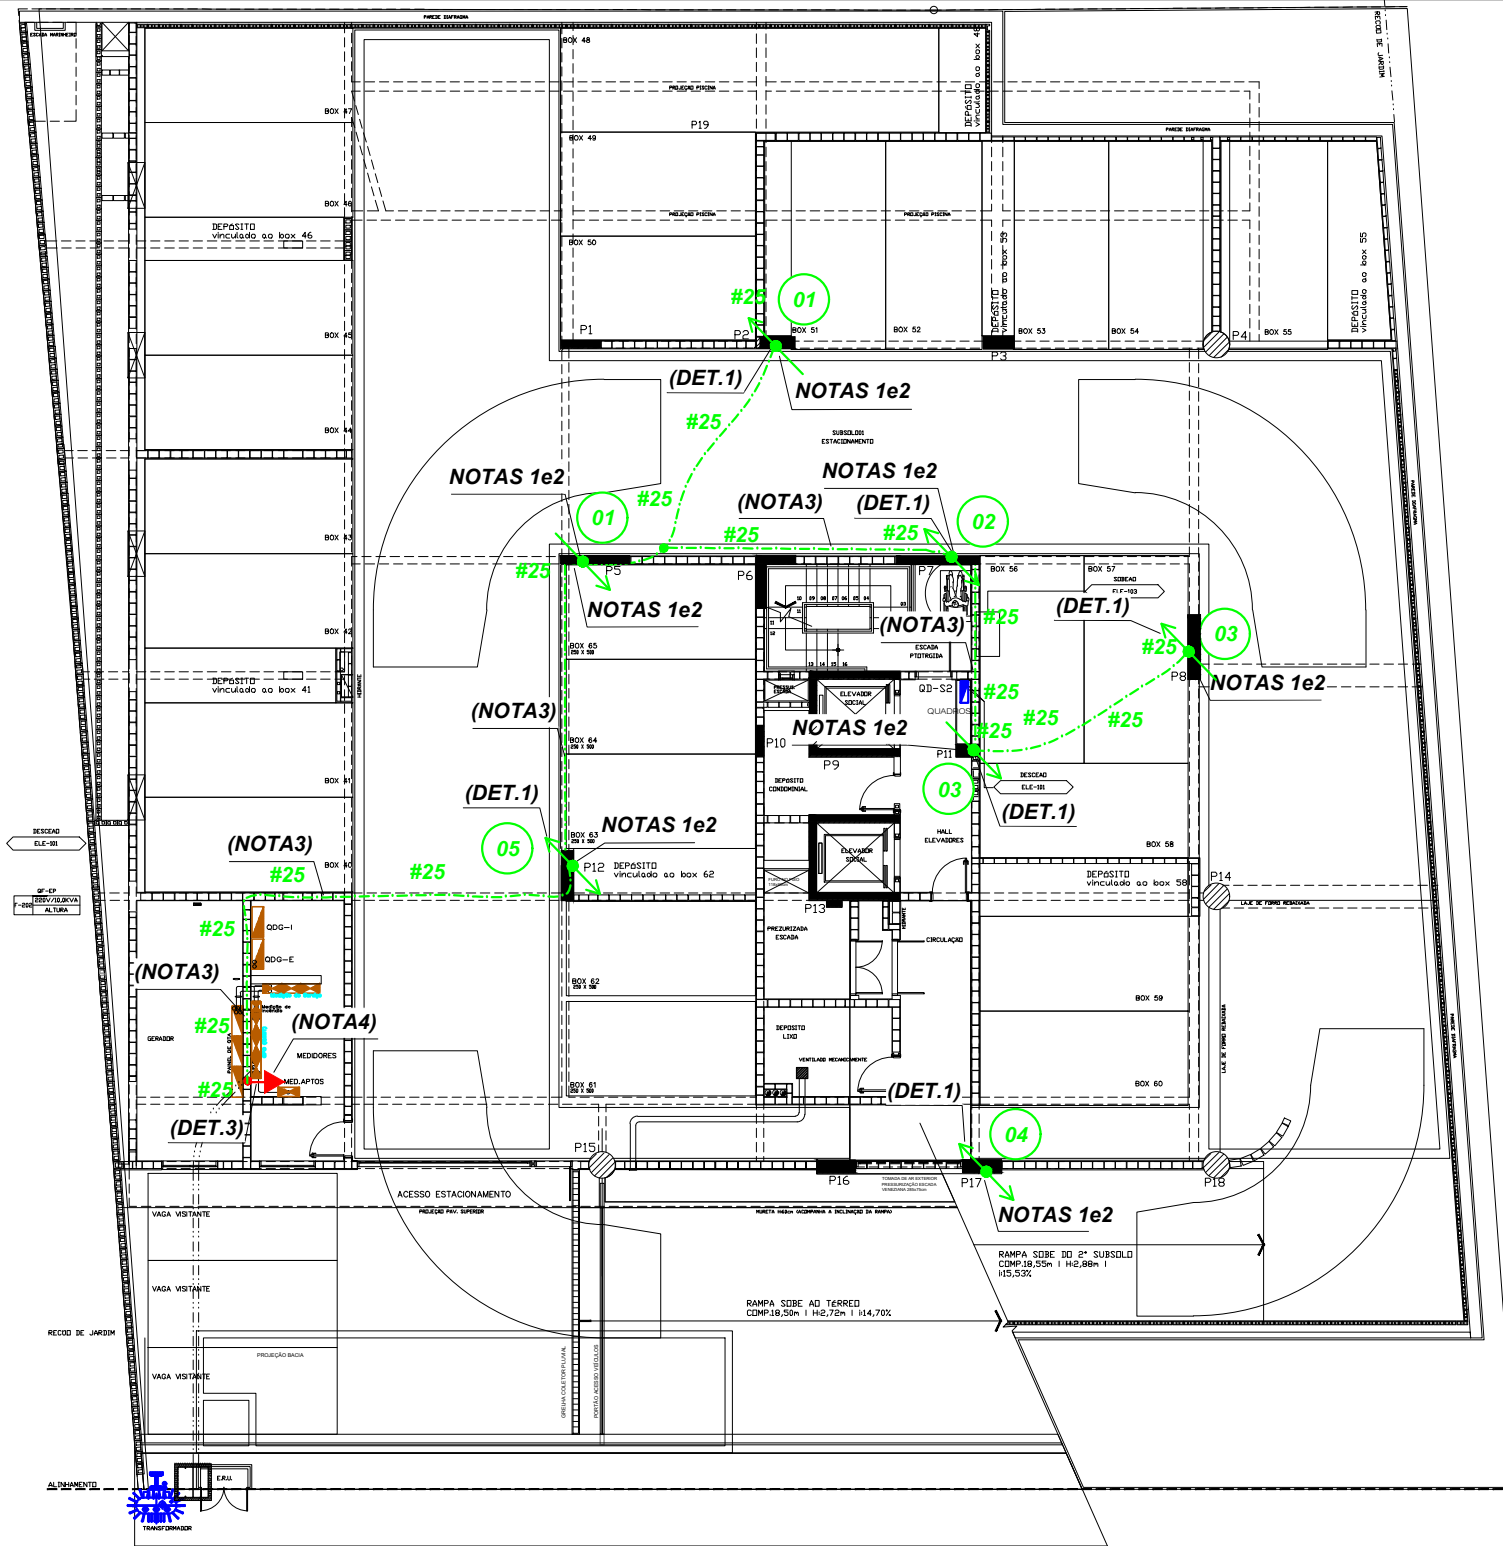


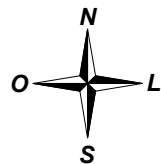

PLANTA CHAVE
SEM ESCALA

**PLANTA BAIXA
SUBSOLO 01**
ESCALA 1:200

NOTAS:

NOTA1: AS ARMADURAS DE AÇO DOS PILARES DA EDIFICAÇÃO SERÃO UTILIZADOS COMO CONDUTORES DE DESCIDA CONFORME ITENS 4.3 E 5.3.5. DA NBR5419-3:2015/ER1.2018; NO FINAL DA OBRA DEVERÃO SER REALIZADAS MEDIÇÕES DE CONTINUIDADE ELÉTRICA PARA VALIDAR A UTILIZAÇÃO DA ESTRUTURA COMO CONDUTOR NATURAL.

NOTA2: COMO COMPLEMENTAÇÃO À AMARRAÇÃO DA FERRAGEM ESTRUTURAL, SERÁ EMPREGADO JUNTO AOS PILARES IDENTIFICADOS CABO DE AÇO SEÇÃO #25mm².

NOTA3: MALHA DE ATERRAMENTO SERÁ EXECUTADO ATRAVÉS DAS ARMADURAS DE AÇO DAS VIGAS DE BALDRAME DA EDIFICAÇÃO ALIADO A CABO DE AÇO GALVANIZADO DE SEÇÃO # 25mm² EMBUTIDO JUNTO AS FERRAGENS ESTRUTURAIS, INCLUSIVE CONTRA-PISO CONFORME ITEM 5.4.4 DA NBR 5419-3:2015/R1.2018.

NOTA4: DEVERÁ SER INSTALADO BEP (BARRAMENTO DE EQUALIZAÇÃO DE POTENCIAL) QUE SERÁ INTERLIGADO A MALHA DE ATERRAMENTO DO SPDA PROJETADA PARA A EDIFICAÇÃO ATRAVÉS DE CABO DE COBRE NU #50mm² PARA REALIZAÇÃO DE EQUALIZAÇÕES DO SISTEMA ELÉTRICO NESTE LOCAL.

A					
ORIG.	14/AGO/2023	JLR	JLR	JLR	PROJETO EXECUTIVO DO SPDA
REV.:	DATA:	EXEC.:	VERIF.:	APROV.:	OBSERVAÇÕES:

Projetista: JOÃO ROSA	Resp. Técnico: JOÃO LUIS R. DA ROSA ENG. ELETR. - CREA RS 075305	Escala: 1:200
Desenhista: JOÃO LUIS	Obra: EDIFÍCIO RESIDENCIAL ATTIMO	Cod. 10107
	Proprietário: ROQUE CHIES EMPREENDIMENTOS	Prancha: 03/14 REV. 0
	Endereço: RUA CASEMIRO DE ABREU - Nº 1530- PORTO ALEGRE / RS	Nº Doc. DE-10107-003
	Empreend.:	Aprovação:
	Título: PLANTA BAIXA - SUBSOLO 01	
	Reserva-se, a Pararrayos todo e qualquer direito atinente à propriedade intelectual, decorrente da criação da respectiva documentação elaborada referente a obra 10107, bem como procedimentos internos, não permitindo à parte contratante a reprodução, mesmo que parcial, do material, conforme os seus interesses, de acordo com preceitos insculpidos na Lei nº. 9.279, de 14 de Maio de 1996, que regula direitos e obrigações relativos à Propriedade Industrial.	

25
ANOS
PARARRAYOS
PROTEGENDO VIDAS E SONHOS
+55 51 3097-8250
pararrayos@pararrayos.com.br
www.pararrayos.com.br