
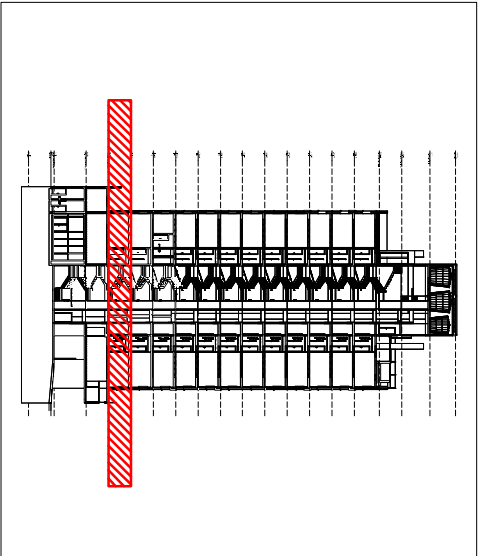


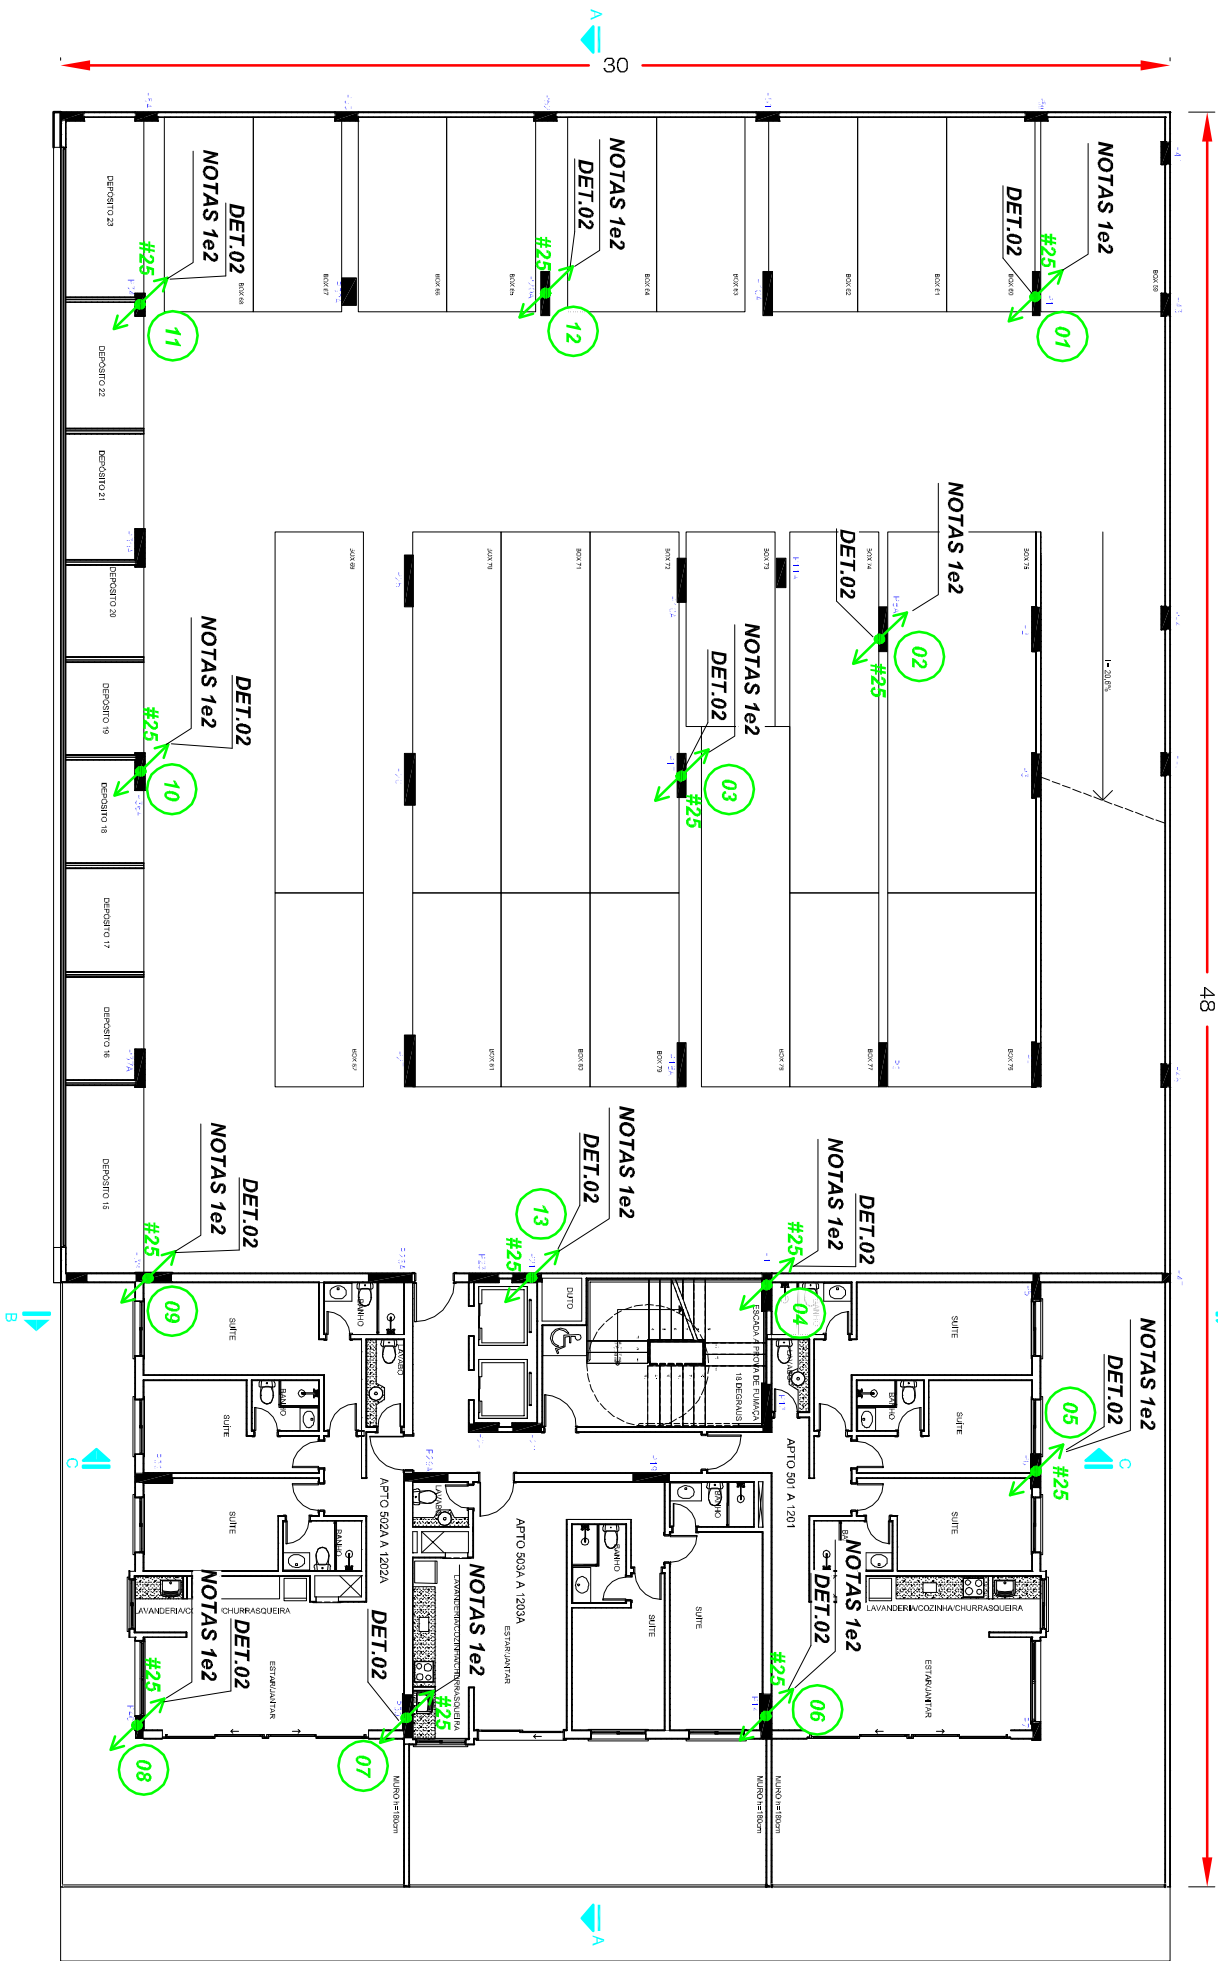

PLANTA CHAVE

SEM ESCALA

PLANTA BAIXA -3º PAVIMENTO

ESCALA 1:200

NOTAS:

NOTA1: AS ARMADURAS DE AÇO DOS PILARES DA EDIFICAÇÃO SERÃO UTILIZADOS COMO CONDUTORES DE DESCIDA CONFORME ITENS 4.3 E 5.3.5. DA NBR5419-3:2015; NO FINAL DA OBRA DEVERÃO SER REALIZADAS MEDIÇÕES DE CONTINUIDADE ELÉTRICA PARA VALIDAR A UTILIZAÇÃO DA ESTRUTURA COMO CONDUTOR NATURAL.

NOTA2: COMO COMPLEMENTAÇÃO À AMARRAÇÃO DA FERRAGEM ESTRUTURAL, DEVERÁ SER INSTALADO JUNTO AOS PILARES IDENTIFICADOS CABO DE AÇO SEÇÃO #25mm².

C				
B				
A				
ORIG.	04/NOV/2020	JLR	JLR	PROJETO EXECUTIVO DO SISTEMA DE PROTEÇÃO CONTRA DESCARGAS ATMOSFÉRICAS
REV.:	DATA:	EXEC.:	VERIF.:	APROV.:
				OBSERVAÇÕES:

Projeta: **JOÃO ROSA**

Desenhista: **JOÃO LUIS**

Resp. Técnico: **JOÃO LUIS R. DA ROSA**

Obra: **EDIFÍCIO LISBOA**

Proprietário: **D1 RS EMPREENDIMENTOS E INCORPORAÇÕES LTDA**

Endereço: **RUA UBATUBA DE FARIAS, Nº308-CAPÃO DA CANOAS/RS**

Empreend.: **SPDA EXTERNO E ATERRAMENTO**

Título: **PLANTA BAIXA - 3º PAVIMENTO**

ENG. ELETR. - CREA RS 075305

Escala: **1:200**

Cod. **9687**

Prancha: **REV. 03/13**

Nº Doc. **DE-9687-003**

Aprovação:



+55 51 3593-3665
www.pararayos.com.br
Av. Nações Unidas, 2645
Novo Hamburgo / RS

Reserva-se, a Pararayos todo e qualquer direito atinente à propriedade intelectual, decorrente da criação da respectiva documentação elaborada referente a obra **9687**, bem como procedimentos internos, não permitindo a parte contratante a reprodução, mesmo que parcial, do material, conforme os seus interesses, de acordo com preceitos insculpidos na Lei nº. 9.279, de 14 de Maio de 1996, que regula direitos e obrigações relativos à Propriedade Industrial.