
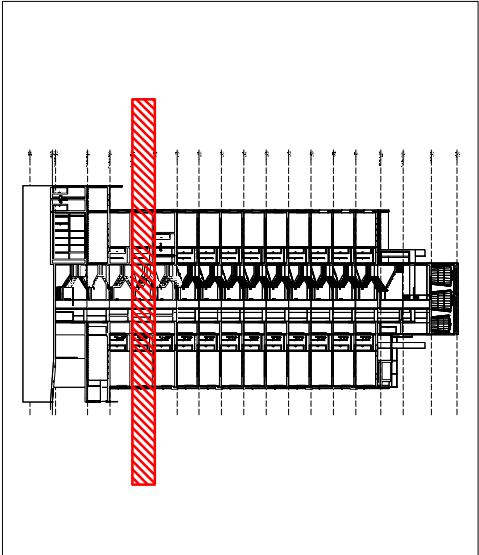
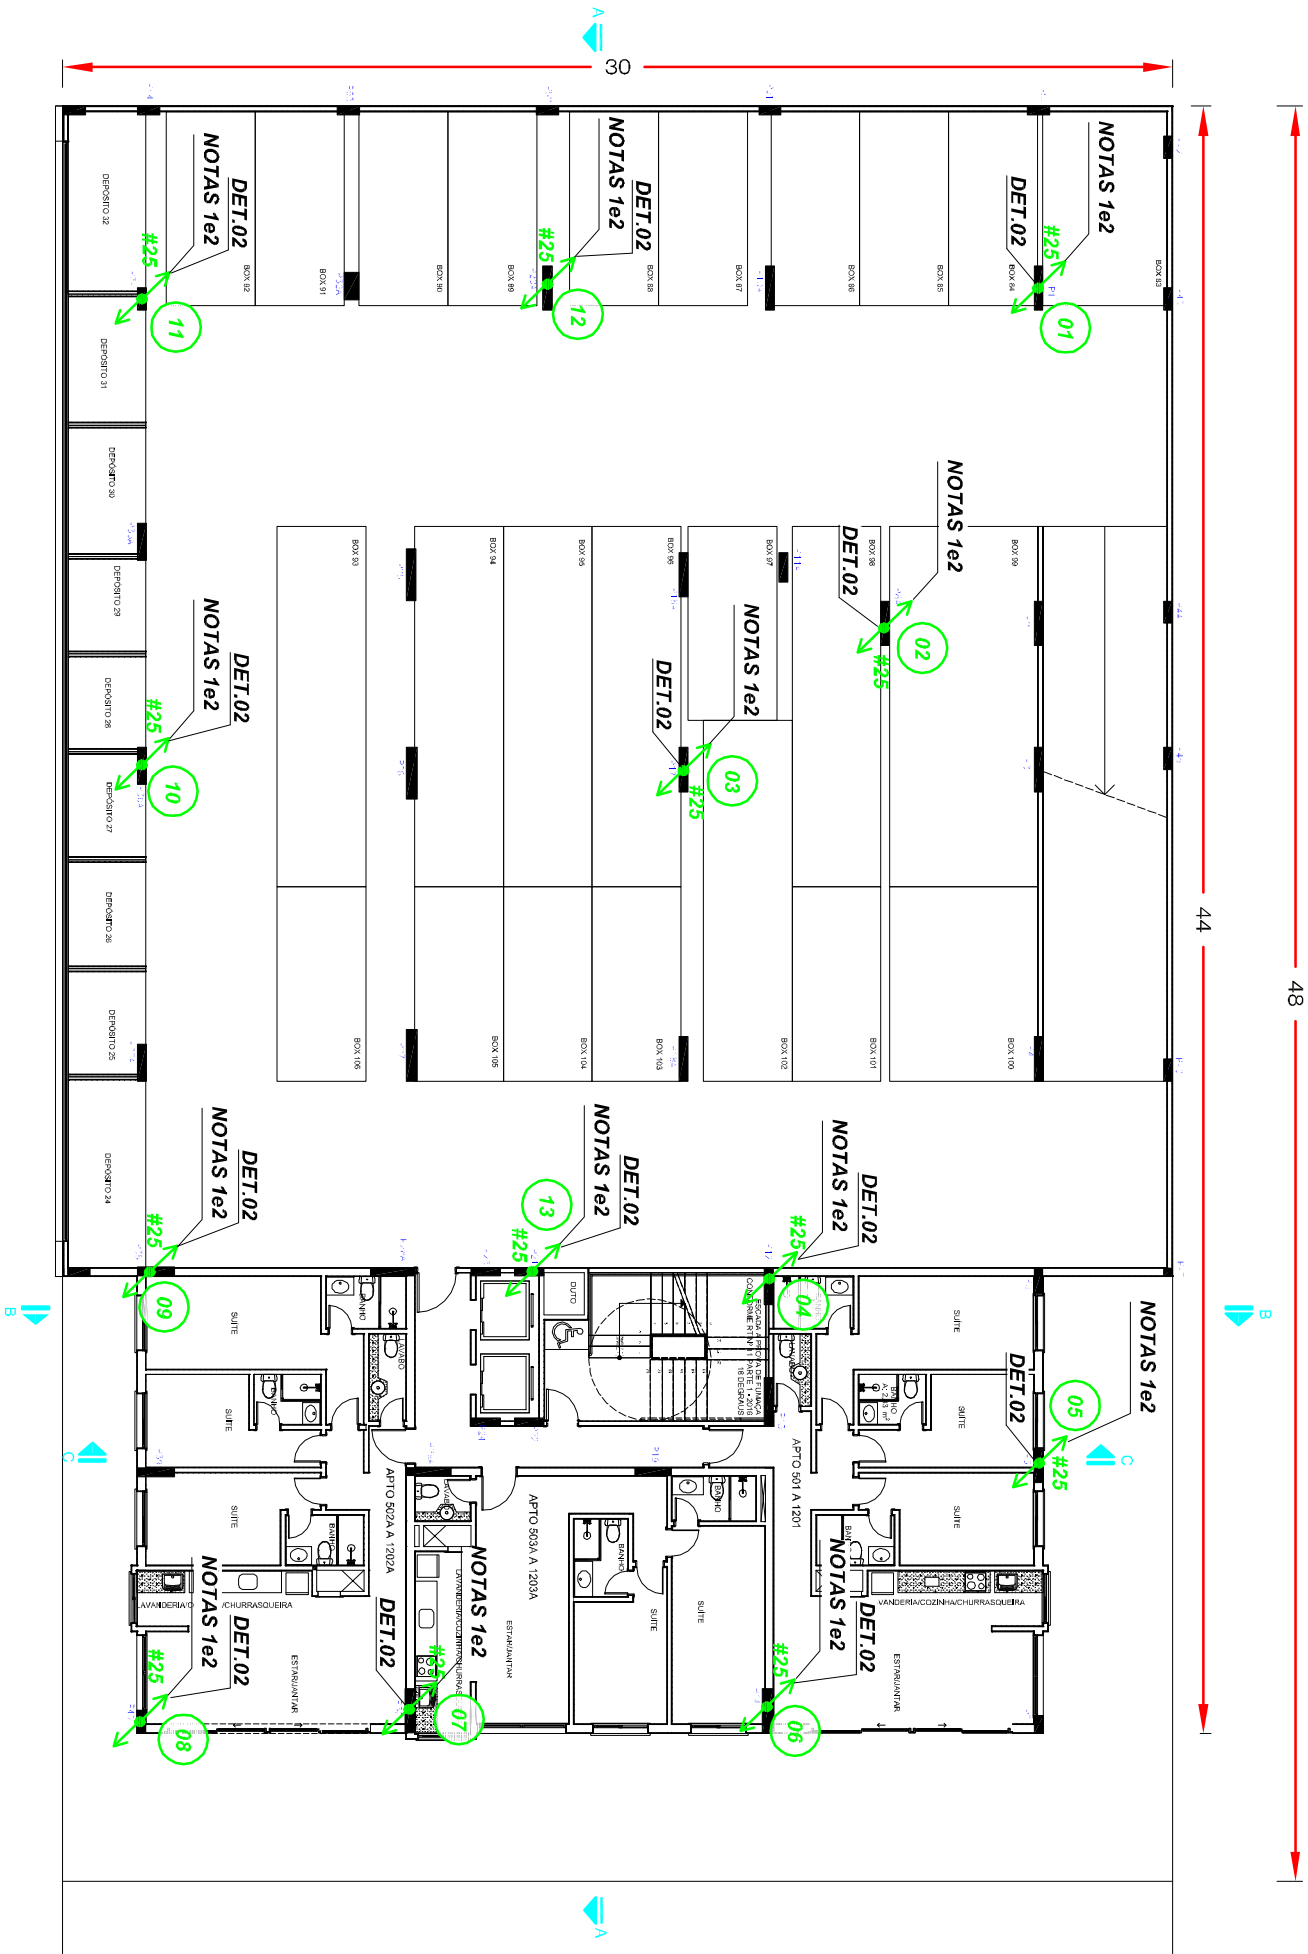


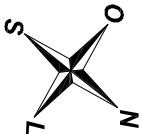

PLANTA CHAVE

SEM ESCALA

PLANTA BAIXA -4º PAVIMENTO

ESCALA 1:200

NOTAS:		NOTAS:	
NOTA1:AS ARMADURAS DE AÇO DOS PILARES DA EDIFICAÇÃO SERÃO UTILIZADOS COMO CONDUTORES DE DESCIDA CONFORME ITENS 4.3 E 5.3.5. DA NBR5419-3:2015; NO FINAL DA OBRA DEVERÃO SER REALIZADAS MEDIÇÕES DE CONTINUIDADE ELÉTRICA PARA VALIDAR A UTILIZAÇÃO DA ESTRUTURA COMO CONDUTOR NATURAL.		NOTA2:COMO COMPLEMENTAÇÃO À AMARRAÇÃO DA FERRAGEM ESTRUTURAL, DEVERÁ SER INSTALADO JUNTO AOS PILARES IDENTIFICADOS CABO DE AÇO SEÇÃO #25mm².	
C			
B			
A			
ORIG.	04/NOV/2020	JLR	JLR
REV.:	DATA:	EXEC.:	VERIF.:
		APROV.:	
		OBSERVAÇÕES:	

Projeta:	JOÃO ROSA	Resp. Técnico:	JOÃO LUIS R. DA ROSA	ENG. ELETR. - CREA RS 075305	Escala:	1:200				
Desenhista:	JOÃO LUIS	Obra:	EDIFICIO LISBOA			Cod.:	9687	Prancha:	REV. 04/13	0
		Proprietário:	D1 RS EMPREENDIMENTOS E INCORPORAÇÕES LTDA			Nº Doc.:	DE-9687-004			
		Endereço:	RUA UBATUBA DE FARIAS,Nº308-CAPÃO DA CANOAS/RS			Aprovação:				
		Empreend.:	SPDA EXTERNO E ATERRAMENTO							
		Título:	PLANTA BAIXA - 4º PAVIMENTO							

Reserva-se, a Pararrayos todo e qualquer direito atinente à propriedade intelectual, decorrente da criação da respectiva documentação elaborada referente a obra **9687**, bem como procedimentos internos, não permitindo a reprodução, mesmo que parcial, do material, conforme os seus interesses, de acordo com preceitos insculpidos na Lei nº. 9.279, de 14 de Maio de 1996, que regula direitos e obrigações relativos a Propriedade Industrial.

PARARRAYOS
ANOS
PROTEGENDO VIDAS E SONHOS
+55 51 3593-3665
www.pararrayos.com.br
Av. Nações Unidas, 2645
Novo Hamburgo / RS