

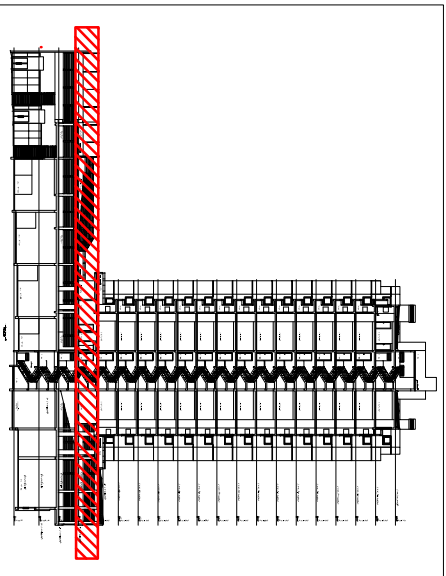


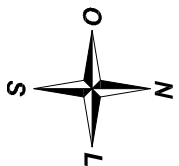

PLANTA CHAVE
SEM ESCALA

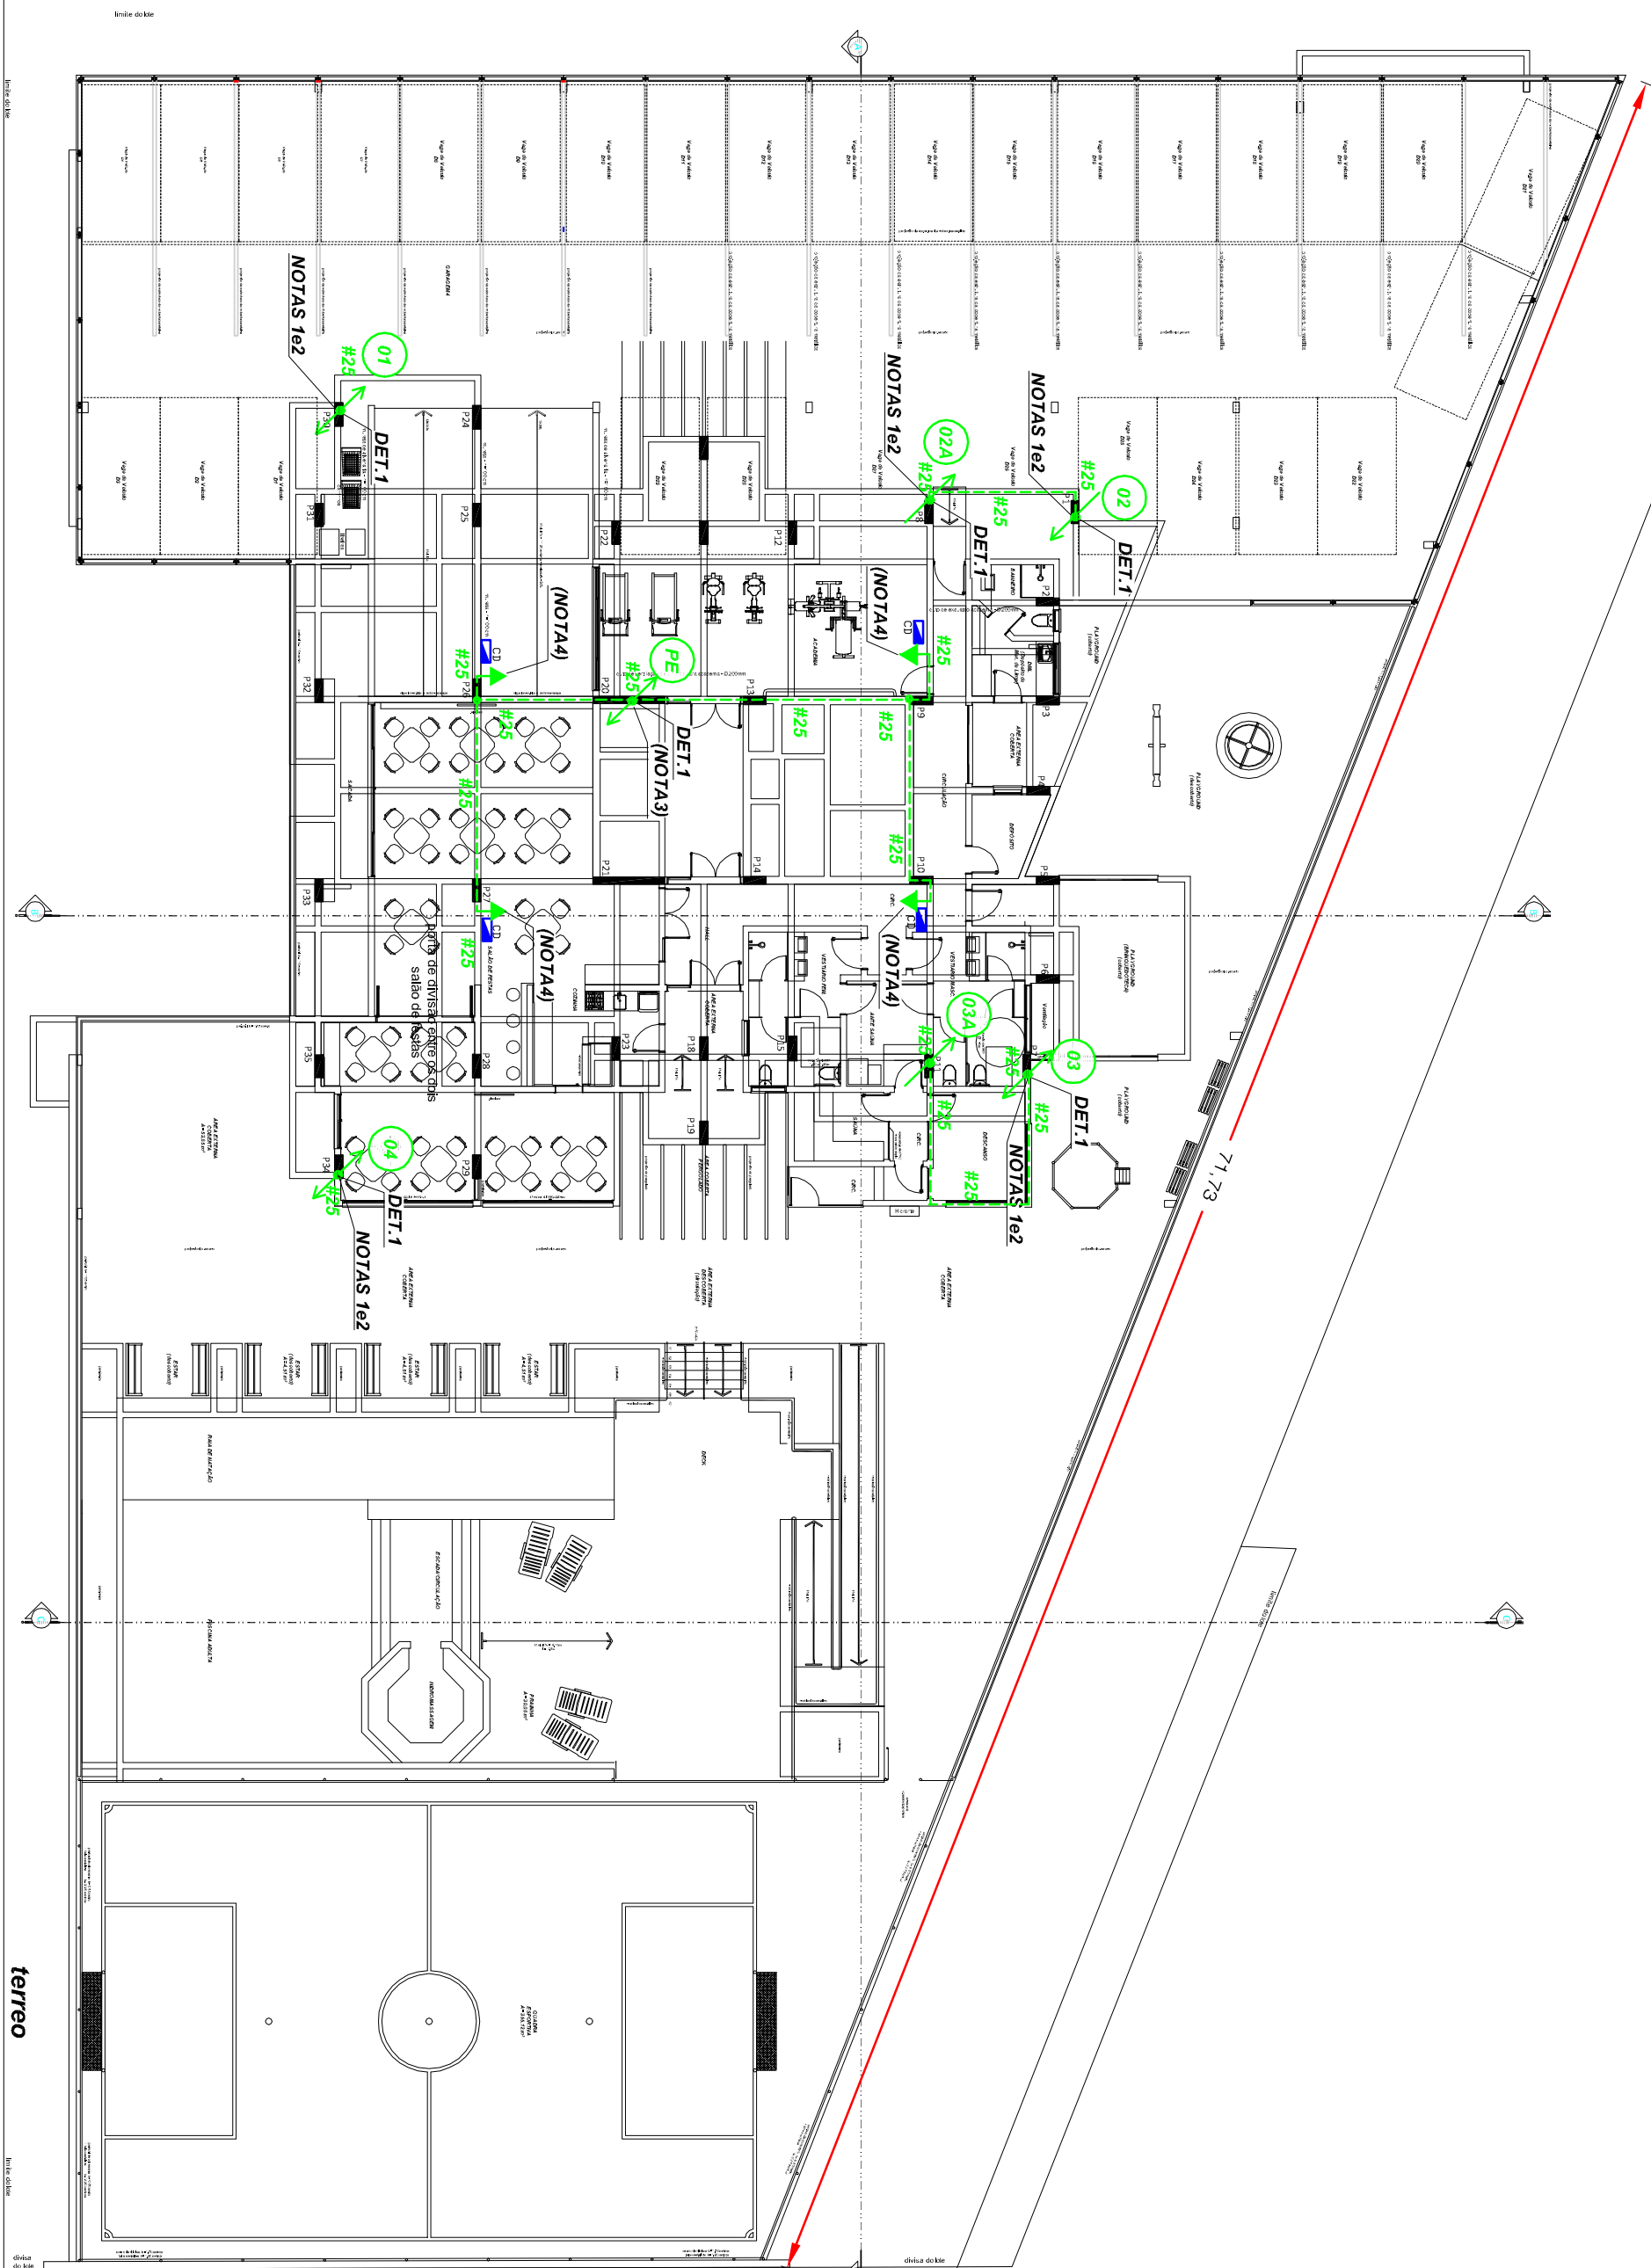

PLANTA BAIXA
4º PAVIMENTO
ESCALA 1:200

NOTAS:

NOTA1: AS ARMADURAS DE AÇO DOS PILARES DA EDIFICAÇÃO FORAM UTILIZADOS COMO CONDUTORES DE DESCIDA CONFORME ITEM 5.3.5. DA NBR6419-3:2015 EM 2018 NO FINAL DA OBRA FORAM REALIZADAS MEDIÇÕES DE CONTINUIDADE ELÉTRICA PARA VALIDAR A UTILIZAÇÃO DA ESTRUTURA COMO CONDUTOR NATURAL.

NOTA2: COMO COMPLEMENTAÇÃO À AMARRAÇÃO DA FERRAGEM ESTRUTURAL, FOI EMPREGADO JUNTO AOS PILARES IDENTIFICADOS CABO DE AÇO SEÇÃO #25mm².

NOTA3: A DESCIDA "PE" CONSTRUÍDA ATRAVÉS DE CABO DE AÇO SEÇÃO #25mm² JUNTO AS FERRAGENS ESTRUTURAIS DO PILAR "P20" PROVENIENTE DO TÉRREO, FOI DESTINADA PARA A EQUALIZAÇÃO DE EQUIPAMENTOS ELÉTRICOS.

NOTA4: FOI DEIXADO ESPERA EM CABO DE AÇO SEÇÃO #25mm² DE TAMANHO NÃO INFERIOR A 1,5m DE COMPRIMENTO PARA A EQUALIZAÇÃO DE EQUIPAMENTOS ELÉTRICOS.

C					
B					
A					
ORIG.	26/ABR/2022	JLR	JLR	JLR	PROJETO DO SPDA CONFORME CONSTRUÍDO
REV.	DATA:	EXEC.	VERIF.	APROV.	OBSERVAÇÕES:

Projetista:	JOÃO ROSA	Resp. Técnico:	JOÃO LUIS R. DA ROSA	ENG. ELETR. - CREA RS 075305	Escala:	1:200
Desenhista:	JOÃO LUIS	Obra:	ARCE RESIDENCE			Cod. 9548

25 ANOS

PARARAYOS

PROTEGENDO VIDAS E SONHOS

+55 51 3097 - 8250

pararayos@pararayos.com.br

www.pararayos.com.br

Reserva-se, a Pararayos todo e qualquer direito atinente à propriedade intelectual decorrente da criação da respectiva documentação elaborada referente a obra 9548, bem como procedimentos internos, não permitindo à parte contratante a reprodução, mesmo que parcial do material, conforme os seus interesses, de acordo com preceitos insculpidos na Lei nº. 9.279, de 14 de Maio de 1996, que regula direitos e obrigações relativos à Propriedade Industrial.

Proprietário:

Empreendedor:

Título:

INCORPORADORA DE IMÓVEIS VW LTDA

SPDA EXTERNO E ATERRAMENTO

PLANTA BAIXA - 4º PAVIMENTO

Nº Doc. DE-9548-004

Prancha: 04/11

REV. 0

Arce Residence

Arce Residence

Arce Residence