
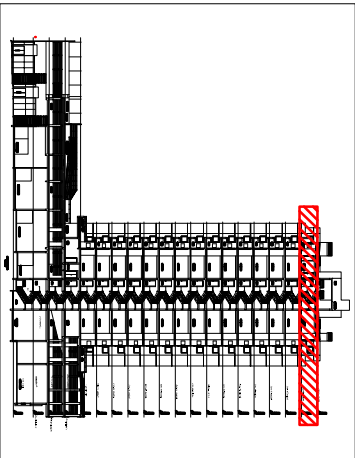
 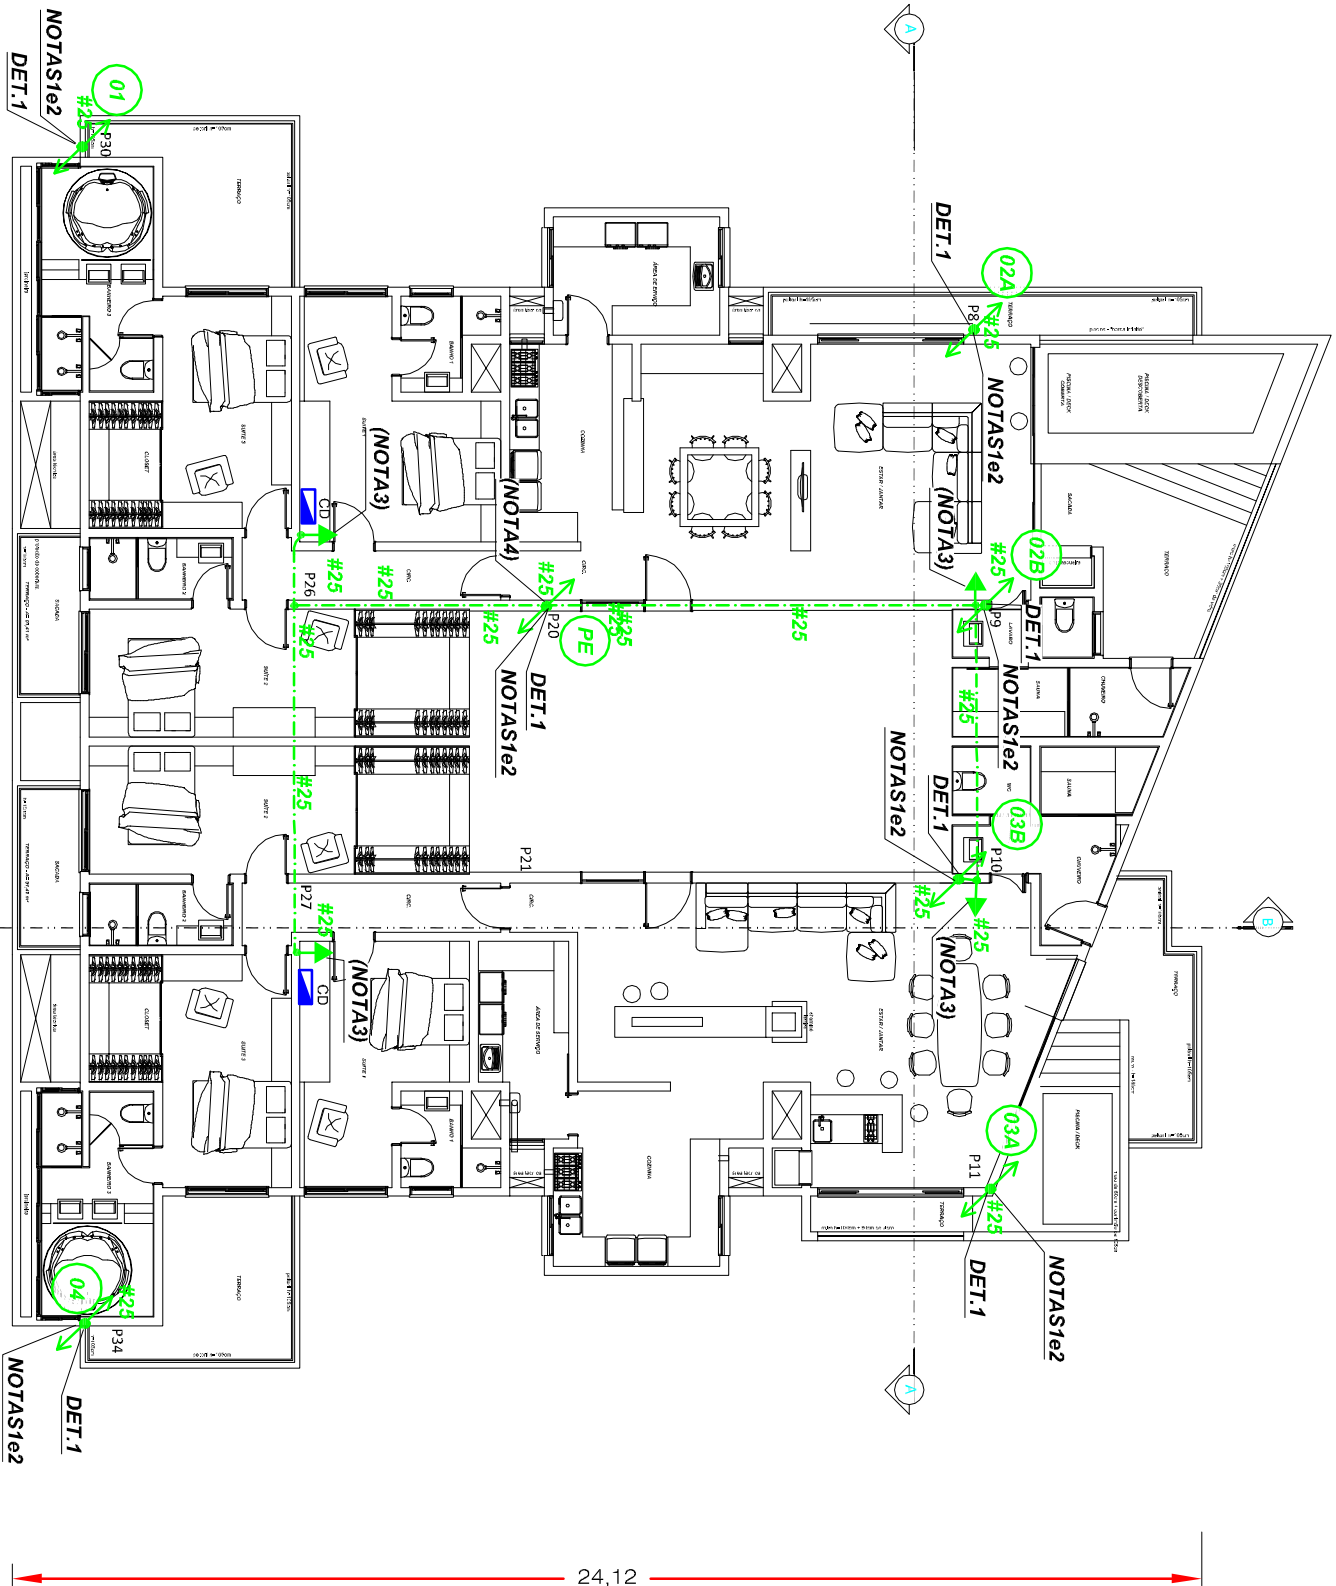




PLANTA BAIXA

19º PAVIMENTO

ESCALA 1:150

NOTAS:

NOTA1: AS ARMADURAS DE AÇO DOS PILARES DA EDIFICAÇÃO FORAM UTILIZADOS COMO CONDUTORES DE DESCIDA CONFORME ITEM 5.3.5. DA NBR5419-3:2015/ET1.2018:NO FINAL DA OBRA FORAM REALIZADAS MEDIÇÕES DE CONTINUIDADE ELÉTRICA PARA VALIDAR A UTILIZAÇÃO DA ESTRUTURA COMO CONDUTOR NATURAL.

NOTA2: COMO COMPLEMENTAÇÃO À AMARRAÇÃO DA FERRAGEM ESTRUTURAL, FOI EMPREGADO JUNTO AOS PILARES IDENTIFICADOS CABO DE AÇO SEÇÃO #25mm².

NOTA3: FOI DEIXADO ESPERA EM CABO DE AÇO SEÇÃO #25mm² DE TAMANHO NÃO INFERIOR À 1,5m DE COMPRIMENTO PARA A EQUALIZAÇÃO DE EQUIPAMENTOS ELÉTRICOS.

NOTA4: A DESCIDA "PE" CONSTRUÍDA ATRAVÉS DE CABO DE AÇO SEÇÃO #25mm² JUNTO AS FERRAGENS ESTRUTURAIS DO PILAR "P20" PROVENIENTE DO ANDAR TÉRREO, FOI DESTINADA PARA A EQUALIZAÇÃO DE EQUIPAMENTOS ELÉTRICOS.

A				
ORIG.	26/ABR/2022	JLR	JLR	PROJETO DO SPDA CONFORME CONSTRUÍDO
REV.:	DATA:	EXEC.:	VERIF.:	APROV.:
				OBSERVAÇÕES:

Projeto: **JOÃO ROSA**
Desenhista: **JOÃO LUIS**

Resp. Técnico: **JOÃO LUIS R. DA ROSA**

ENG. ELETR. - CREA RS 075305

Escala: **1:150**

Obra:

ARCE RESIDENCE

Cod. **9548**

Prancha: **REV. 07/11 0**

Proprietário: **INCORPORADORA DE IMÓVEIS VW LTDA**

Nº Doc. **DE-9548-007**

Endereço: **RUA MARECHAL CAMERA,Nº11-NOVO HAMBURGO/RS**

Empreend.: **SPDA EXTERNO E ATERRAMENTO**

Aprovação:

Título: **PLANTA BAIXA - 19º PAVIMENTO**



+55 51 3097 - 82.50
pararrayos@pararrayos.com.br
www.pararrayos.com.br

Reserva-se, a Pararrayos todo e qualquer direito atinente à propriedade intelectual, decorrente da criação da respectiva documentação elaborada referente a obra **9548**, bem como procedimentos internos, não permitindo a parte contratante a reprodução, mesmo que parcial, do material, conforme os seus interesses, de acordo com preceitos insculpidos na Lei nº. 9.279, de 14 de Maio de 1996, que regula direitos e obrigações relativos à Propriedade Industrial.